

RETE RACCOLTA ACQUE NERE ESISTENTE

- collettore acque nere in pvc diam. 160
- pozzetto di raccolta con chiusino in cemento 50x50

RETE RACCOLTA ACQUE NERE DI PROGETTO

- tubazione in PVC diam. 125 e 160
- pozzetto di raccordo con chiusino in cemento 50x50
- pozzetto con sifone Firenze con chiusino in cemento 50x50

RETE RACCOLTA ACQUE METEORICHE ESISTENTE

- tubazione in PVC diam. 160 o 250 mm
- pozzetto di raccolta con chiusino a vaschetta 50x50 cm
- pozzetto di raccolta con chiusino in cemento 50x50 cm
- pluviale
- vasca di accumulo 150x150 h=150 cm con chiusino in ghisa 60x60 cm
- pozzetto con caditoia in ghisa D400

RETE IMPIANTO MECCANICO ESISTENTE

- tubazione preisolata DN 75 collegamento unità esterne
- pozzetto di ispezione

RETE IMPIANTO ELETTRICO ESISTENTE

- cavidotti
- cavidotti (segnali)
- cavidotti pubblica illuminazione
- dispersori
- pozzetti di ispezione
- punto luce

RETE ANTINCENDIO ESISTENTE

- tubazione interrata in polietilene Ø110 PN16
- idrante soprassuolo a colonna tipo UNI 70
- attacco di mandata VVF con valvola di non ritorno
- idrante UNI 70 con manichetta flessibile e lancia
- pozzetto attacco motopompa con chiusino in ghisa

RETE ACQUEDOTTO ESISTENTE

- tubazione rete idrica acquedotto Ø40

CODOTTA IRRIGAZIONE BONIFICA PIAVE

- tubazione esistente interrata
- canale fuori terra esistente
- Sifone esistente da rimuovere

0.00 CAPOSALDO DI RIFERIMENTO
SOGLIA SALONE PALAZZO ANCILOTTO

- (A) PALAZZO ANCILOTTO
- (B) BARCHESSA: SPAZI COLLETTIVI
- (C) SERRA: BAR-RISTORANTE
- (D) GIARDINO
- (E) BROLO: PARCO PUBBLICO
- (F) PORZIONE IN AMPLIAMENTO: RISTORANTE
- (G) PORZIONE IN AMPLIAMENTO: SERVIZI

COMUNE DI
SANTA LUCIA DI PIAVE

Comune di Santa Lucia di Piave Provincia di Treviso Regione Veneto

RESTAURO, MIGLIORAMENTO SISMICO
ED EFFICIENTAMENTO ENERGETICO
DELLA BARCHESSA DI PALAZZO ANCILOTTO

studio di fattibilità
progetto architettonico
progetto strutturale

preliminare
preliminare

definitivo
definitivo

esecutivo
esecutivo

03

STATO DI FATTO:
Planimetria schema reti tecnologiche esistenti

1:200

aggiornamento
cod_ 1899-SV_SDF_PLANIMETRIA RETI_03_03_2020.dwg

02.03.2020


Responsabile unico del Procedimento
dott.ssa Anna Rita Speranza

progettisti
arch. Susanna Maset

ing. Fiorenzo Carniel

fiorenzo carniel ingegnere susanna maset architetto
via trieste, 20/a 31020 san vendemiano (tv) piva 04273530263
t. 0438 778528 - f. 0438 479245 www.studioqcm.it

Il presente disegno è di nostra proprietà e può essere riprodotto né consegnato a terzi senza nostra autorizzazione

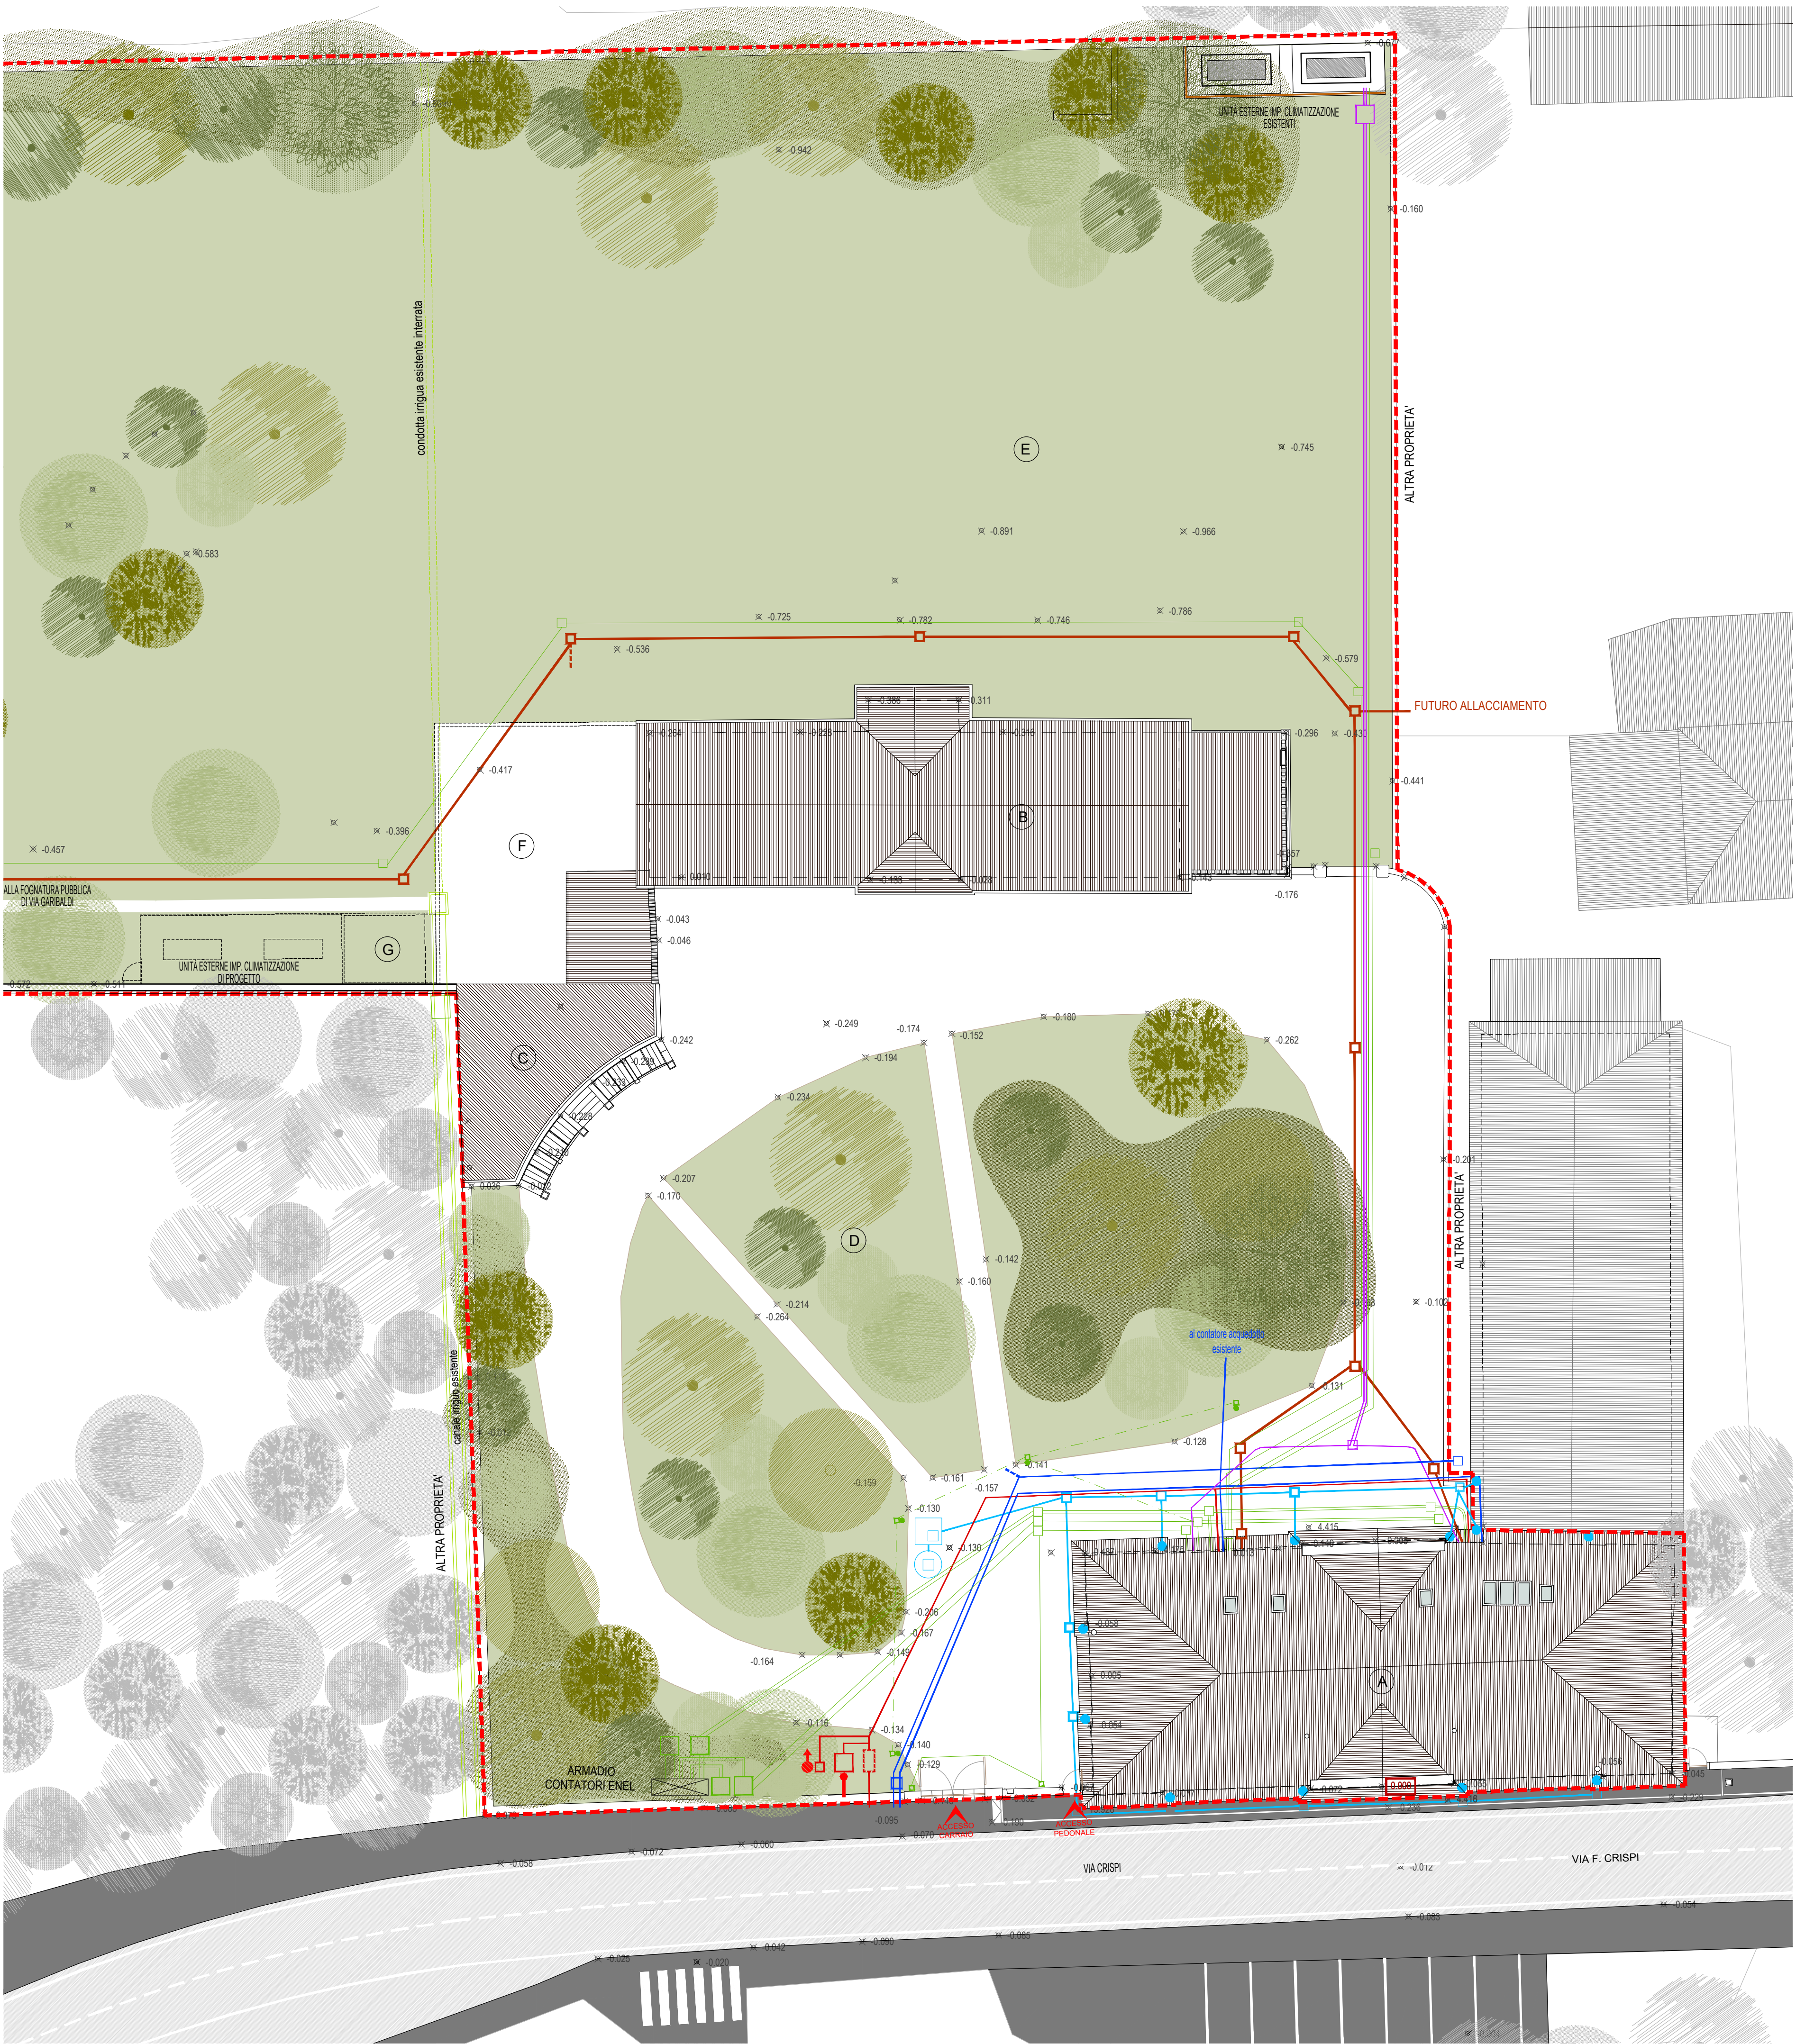

PLANIMETRIA RETI TECNOLOGICHE - scala 1:200