



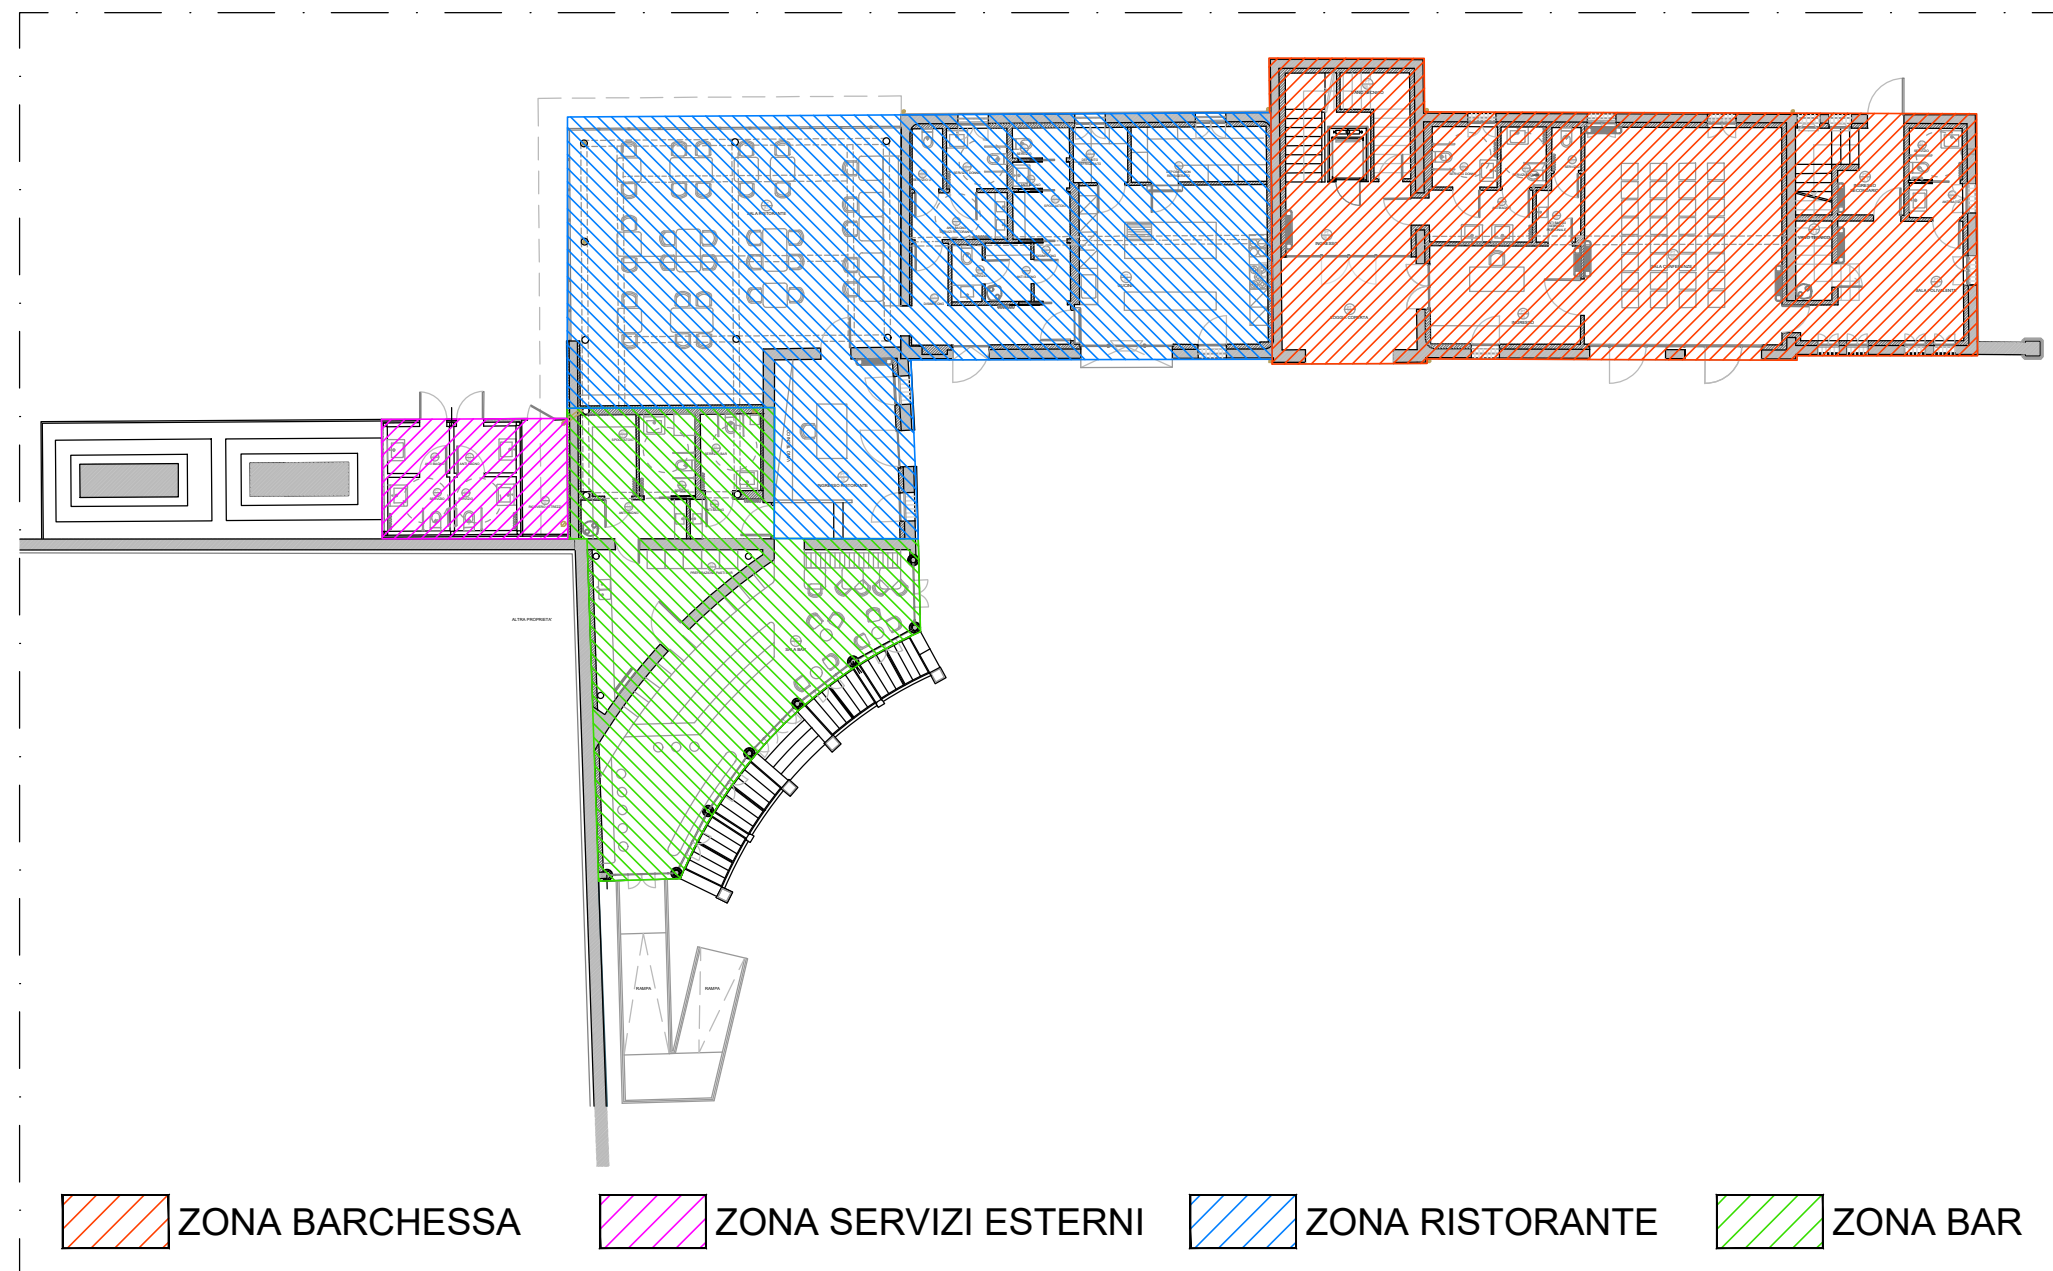

PIANTA LOCALIZZAZIONE AREE
(scala 1:250)

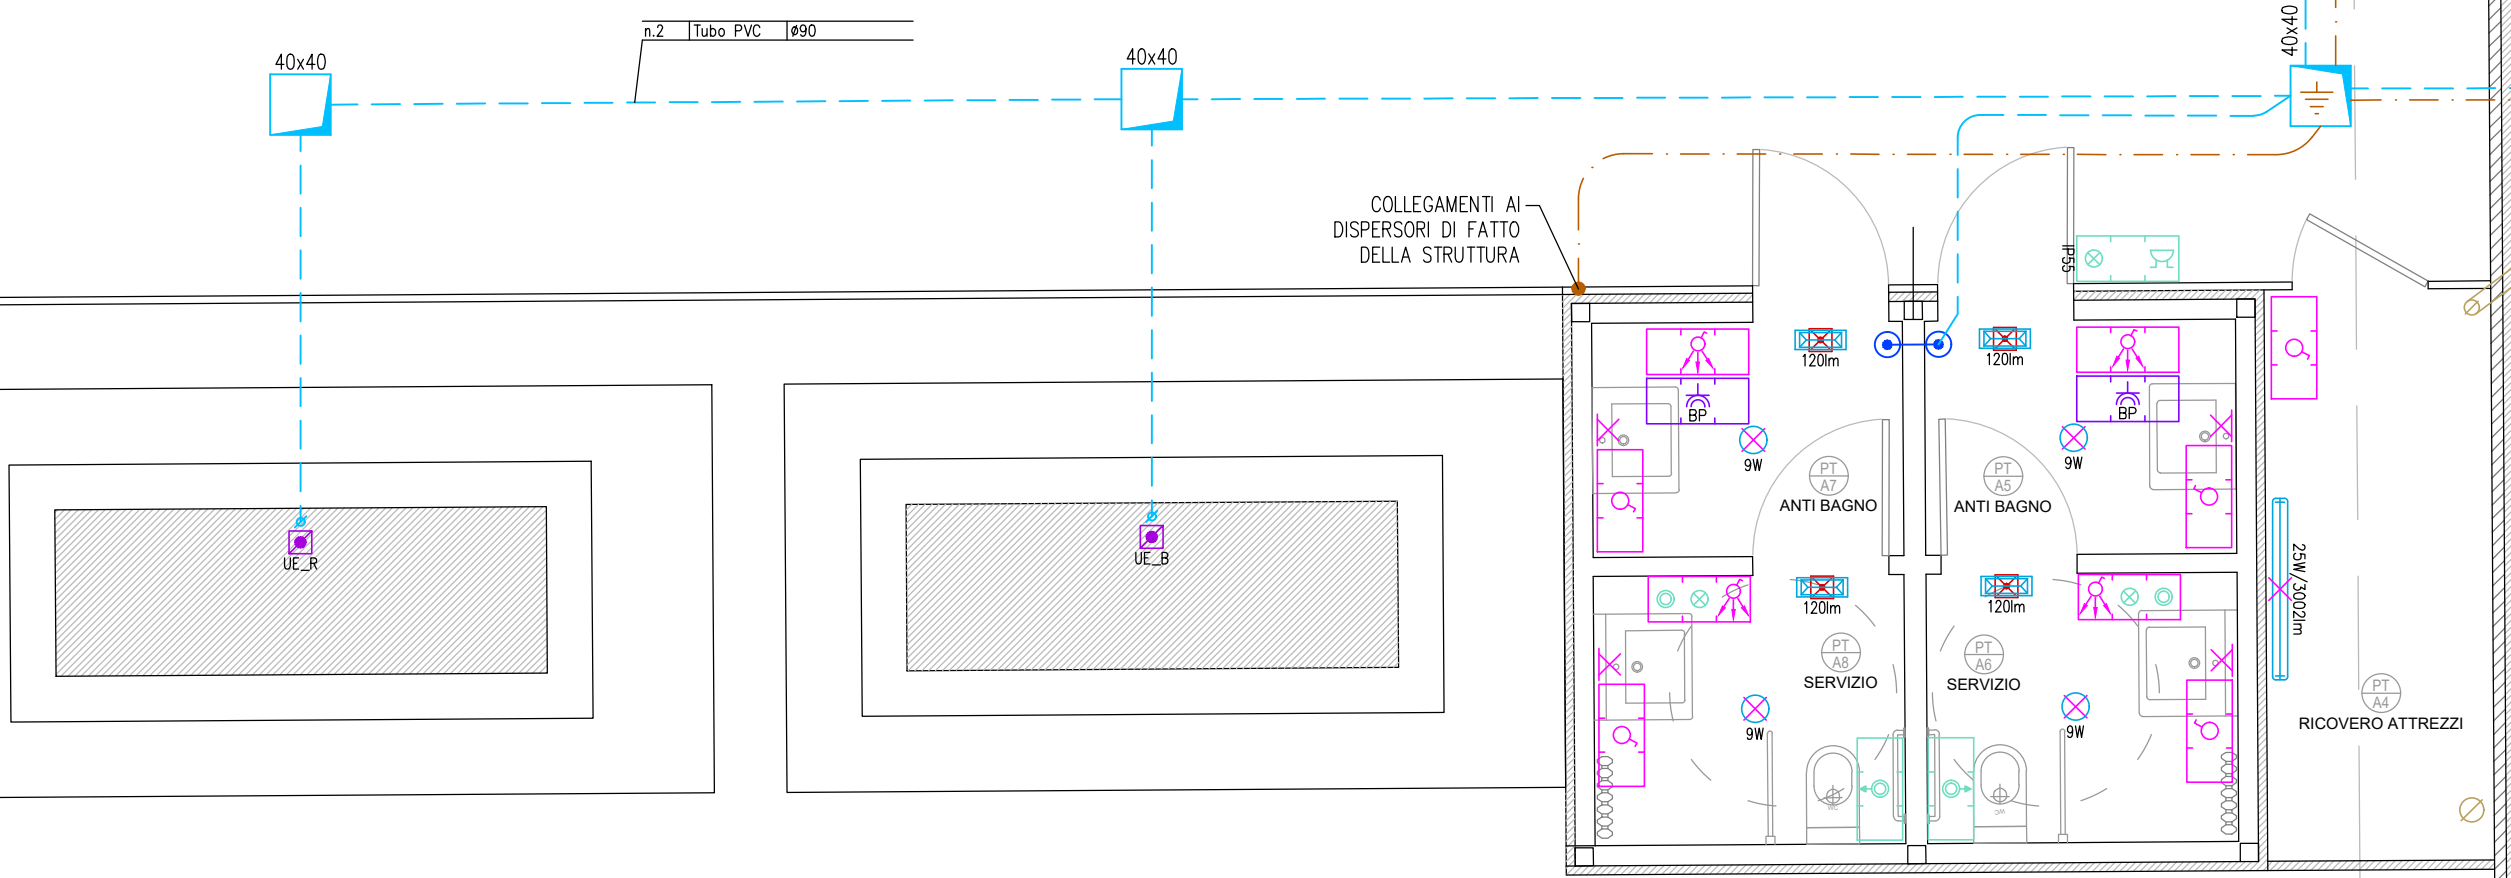

PIANTA RISTORANTE E BAR
(scala 1:50)

LEGENDA SIMBOLI

Simbolo	Descrizione	Simbolo	Descrizione
	Quadro di distribuzione in esecuzione ad armadio		Apparecchi illuminante a faretto da incasso 13W / 1320lm, DALI
	Quadro di distribuzione in esecuzione da incasso		App. illum. a sospensione D552, led 34W / 4000lm, ot.opale, diretta/indiretta, DALI
	Conduttura in tubazione incassata (IE / IS)		App. illum. a sospensione Led 42W / 4570lm, ot.opale, luce diretta
	Cassetta di derivazione in esecuzione da incasso		Apparecchio illuminante con lampada led 34W / 3932lm, IP65
	Cavidotto interrato a doppia camera (IE / IS)		Apparecchi illuminante a faretto da incasso 9W / 1040lm
	Pozzetto interrato per smistamento cavi		Apparecchio illuminante a soffitto, led 11W / 816lm
	Dispensore orizzontale in corda di rame nudo da 35mmq		App. illum. a parete, luce diretta/indiretta, led 23W / 790lm
	Dispensore verticale a picchetto in pozzetto ispezionabile		Punto luce per gruppo autonomo d'emergenza
	Collettore generale di terra		Gruppo autonomo d'emergenza con lampada led 120/240lm
	Collegamento equipotenziale supplementare		Gruppo autonomo con segnalazione uscita d'emergenza, 170lm, visib. 20m
	Scatola portapparecchi 3 posti		Gruppo autonomo con segnalazione via di fuga, 170lm, visib. 20m
	Punto presa bipasso 2P+T 10/16A		Punto comando pulsante per ausiliari per allarme Wc disabili
	Punto presa UNEL P30 2P+T 10/16A		Punto comando pulsante a tirante per allarme Wc disabili
	Punto presa 2P+T 10A		Spia di segnalazione per allarme Wc disabili
	Presse industriale CEE interbloccata 2P+T 16A, in esecuzione da incasso		Punto ronzatore per allarme Wc disabili
	Presse industriale CEE interbloccata 3P+N+T 16A, in esecuzione da incasso		Armadio Rack cablaggio strutturato
	Punto termostato ambiente		Punto presa cablaggio strutturato cat.6
	Punto alimentazione bollitore elettrico		Centralina rivelazione incendi
	Punto alimentazione unità split a parete		Pulsante manuale rivelazione incendi
	Punto alimentazione ventiloconvettore		Allarme incendio ottico / acustico
	Punto alimentazione recuperatore di calore		Sirena antincendio esterna
	Punto alimentazione unità esterna pompa di calore		Rilevatore ottico di fumo
	Punto comando interrotto unipolare		Rilevatore ottico di fumo per condotte d'aria
	Punto comando interrotto luminoso unipolare		Rilevatore ottico di fumo entro controsoffitto con spia ripetitrice
	Punto comando deviato unipolare		Modulo di uscita a relé per comando attuazione imp. antincendio
	Punto comando interrotto ad infrarossi passivi		Predisposizione punto centralina impianto antintrusione
	Punto comando pulsante unipolare		Predisposizione punto comando disinseritore impianto antintrusione
	Punto luce singolo a soffitto		Predisposizione punto rilevatore a doppia tecnologia
	Punto luce singolo a parete		Predisposizione punto sirena esterna impianto antintrusione
	Punto luce singolo a sospensione		Predisposizione punto regia impianto diffusione sonora
	Sistema luminoso modulare a sospensione L=3.3m, 62W / 3396lm, DALI		Predisposizione punto altoparlante per diffusione sonora

COMUNE DI SANTA LUCIA DI PIAVE

Comune di Santa Lucia di Piave Provincia di Treviso Regione Veneto

RESTAURO, MIGLIORAMENTO SISMICO ED EFFICIENTAMENTO ENERGETICO DELLA BARCHESSA DI PALAZZO ANCILOTTO

studio di fattibilità
progetto architettonico
progetto strutturale

preliminare
preliminare

definitivo
definitivo

esecutivo
esecutivo

E02 ZONA RISTORANTE E BAR: Disegno planimetrico condutture e dotazioni impianto elettrico e impianti speciali

1:50

aggiornamento
cod_11.20E_DP-E0.dwg

02.03.2020

Responsabile unico del Procedimento
dott.ssa Anna Rita Speranza

progettisti
arch. Susanna Maset

ing. Florenzo Carniel



Florenzo Carniel Ingegneri
via Trieste, 20/a 31020 San Vendemiano (TV) piva 04273530263
t. 0438 778528 - f. 0438 470245
www.studioqm.it

Il presente disegno è di nostra proprietà e non può essere riprodotto né consegnato a terzi senza nostra autorizzazione.