


LEGENDA	
	USCITA DI EMERGENZA ORIZZONTALE
	PUNTO DI RACCOLTA
	TUBAZIONE RETE IDRICA ANTINCENDIO PEAD PN 16
	IDRANTE SOPRASSUOLO A COLONNA TIPO UNI 70
	CASSETTA ANTINCENDIO PER IDRANTE UNI 70 CON MANICHETTA FLESSIBILE E LANCIA
	ATTACCO DI MANDATA VV.F.
	POZZETTO 800x800
	SIRENA OTTICO-ACUSTICA AUTOALIMENTATA DA ESTERNO PER ALLARME INCENDIO
	PULSANTE DI SGANCIO CORRENTE

SCAVO E POSA IN OPERA TUBAZIONE

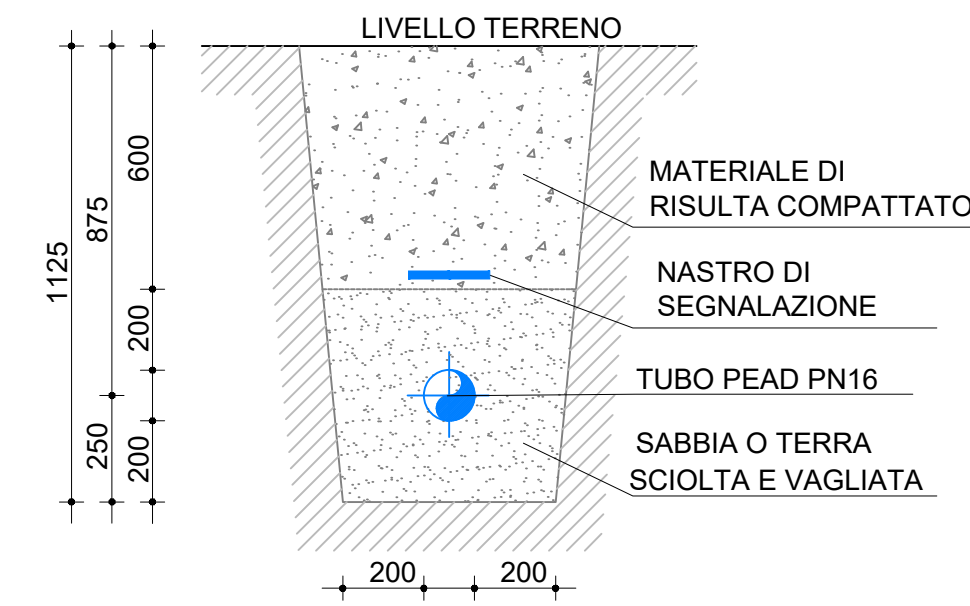

UNA VOLTA EFFETTUATO LO SCAVO SECONDO LE MODALITA' DI PROGETTO E NEL RISPETTO DELLE QUOTE, E' BUONA NORMA LIVELLARE IL FONDO DELLA TRINCEA CON SABBIA. UNA VOLTA POSATO IL TUBO RINFIANCARLO SEMPRE CON MATERIALI OTTIMAMENTE COSTIPABILI.
SOPRA LO STRATO SUPERIORE DI SABBIA, PUO' ESSERE UTILIZZATO MATERIALE FINE PROVENIENTE DALLO SCAVO, IN STRATI COSTIPATI DI CIRCA 30 cm DI ALTEZZA.
PER ULTERIORE RIPIEPIIMENTO SI PUO' USARE IL MATERIALE DI RECUPERO, SEMPRE CHE SIA OTTIMAMENTE COSTIPABILE, SI ESCLUDONO QUINDI MATERIALI SATURI D'ACQUA.
IL RIPIEPIIMENTO DEVE ESSERE EFFETTUATO PROCEDENDO SECONDO UN UNICO VERSO,

COMUNE DI
SANTA LUCIA DI PIAVE

Comune di Santa Lucia di Piave Provincia di Treviso Regione Veneto

RESTAURO, MIGLIORAMENTO SISMICO
ED EFFICIENTAMENTO ENERGETICO
DELLA BARCHESSA DI PALAZZO ANCILOTTO

studio di fattibilit 
progetto architettonico
progetto strutturale

preliminare
preliminare

definitivo
definitivo

esecutivo
esecutivo

PI02

PREVENZIONE INCENDI:
Planimetria generale

1:200

aggiornamento
cod_ 1899_VVF_Barchessa.dwg

02.03.2020

Responsabile unico del Procedimento
dott.ssa Anna Rita Speranza

progettisti
arch. Susanna Maset

ing. Firenze Carniel

Il presente disegno   di nostra propriet  e non pu  essere riprodotto n  consegnato a terzi senza autorizzazione



PLANIMETRIA GENERALE DELL'AREA - scala 1:200