



LEGENDA	
	STRUTTURE E PARETI REI/EI 60
	PORTA TAGLIAFUOCO REI 60
	STRUTTURE E PARETI REI/EI 90
	ESTINTORE PORTATILE (tipo 34A 233B C e CO2)
	PERCORSO D'ESODO ORIZZONTALE
	PERCORSO D'ESODO VERSO IL BASSO
	USCITA DI EMERGENZA ORIZZONTALE
	USCITA DI EMERGENZA VERSO IL BASSO
	TUBAZIONE RETE IDRICA ANTINCENDIO PEAD PN 16
	TUBAZIONE RETE IDRICA ANTINCENDIO IN ACCIAIO
	VALVOLA DI INTERCETTAZIONE
	IDRANTE ANTINCENDIO UNI 25 SU NASPO
	IDRANTE SOPRASSUOLO A COLONNA TIPO UNI 70
	CASSETTA ANTINCENDIO PER IDRANTE UNI 70 CON MANICHETTA FLESSIBILE E LANCIA
	ATTACCO DI MANDATA VV.F.
	PULSANTE DI ALLARME INCENDIO
	PANNELLO OTTICO-ACUSTICO AUTOALIMENTATO DA INTERNO PER ALLARME INCENDIO
	SIRENA OTTICO-ACUSTICA AUTOALIMENTATA DA ESTERNO PER ALLARME INCENDIO
	RIVELATORI PUNTIFORMI DI FUMO
	RIVELATORI PUNTIFORMI DI FUMO CONTROSOFFITTO
	RIVELATORI DI CALORE
	PULSANTE DI SGANCIO CORRENTE
	QUADRO ELETTRICO
	CENTRALINA DI COMANDO
	PUNTO DI RACCOLTA
	CASSETTA PRONTO SOCCORSO

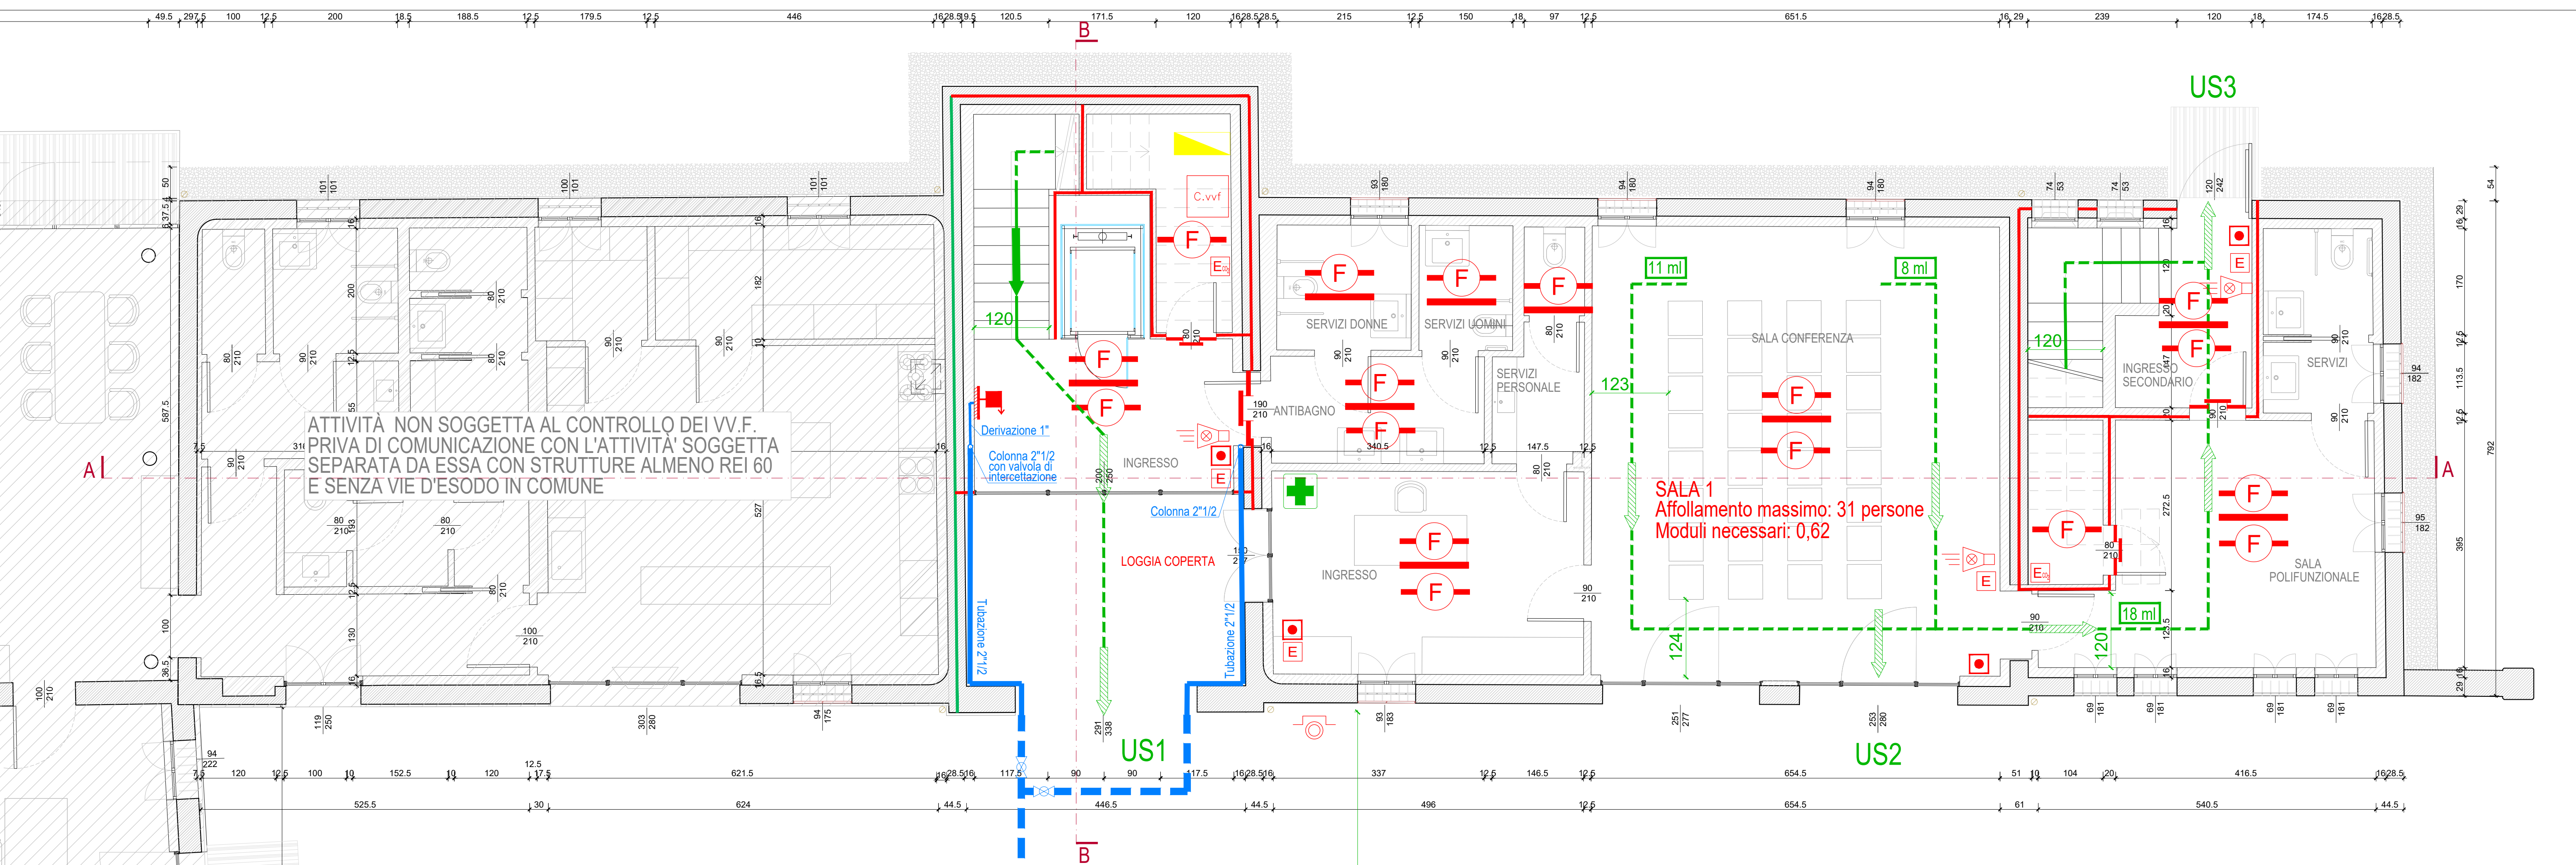

PIANTA PIANO TERRA - scala 1:50

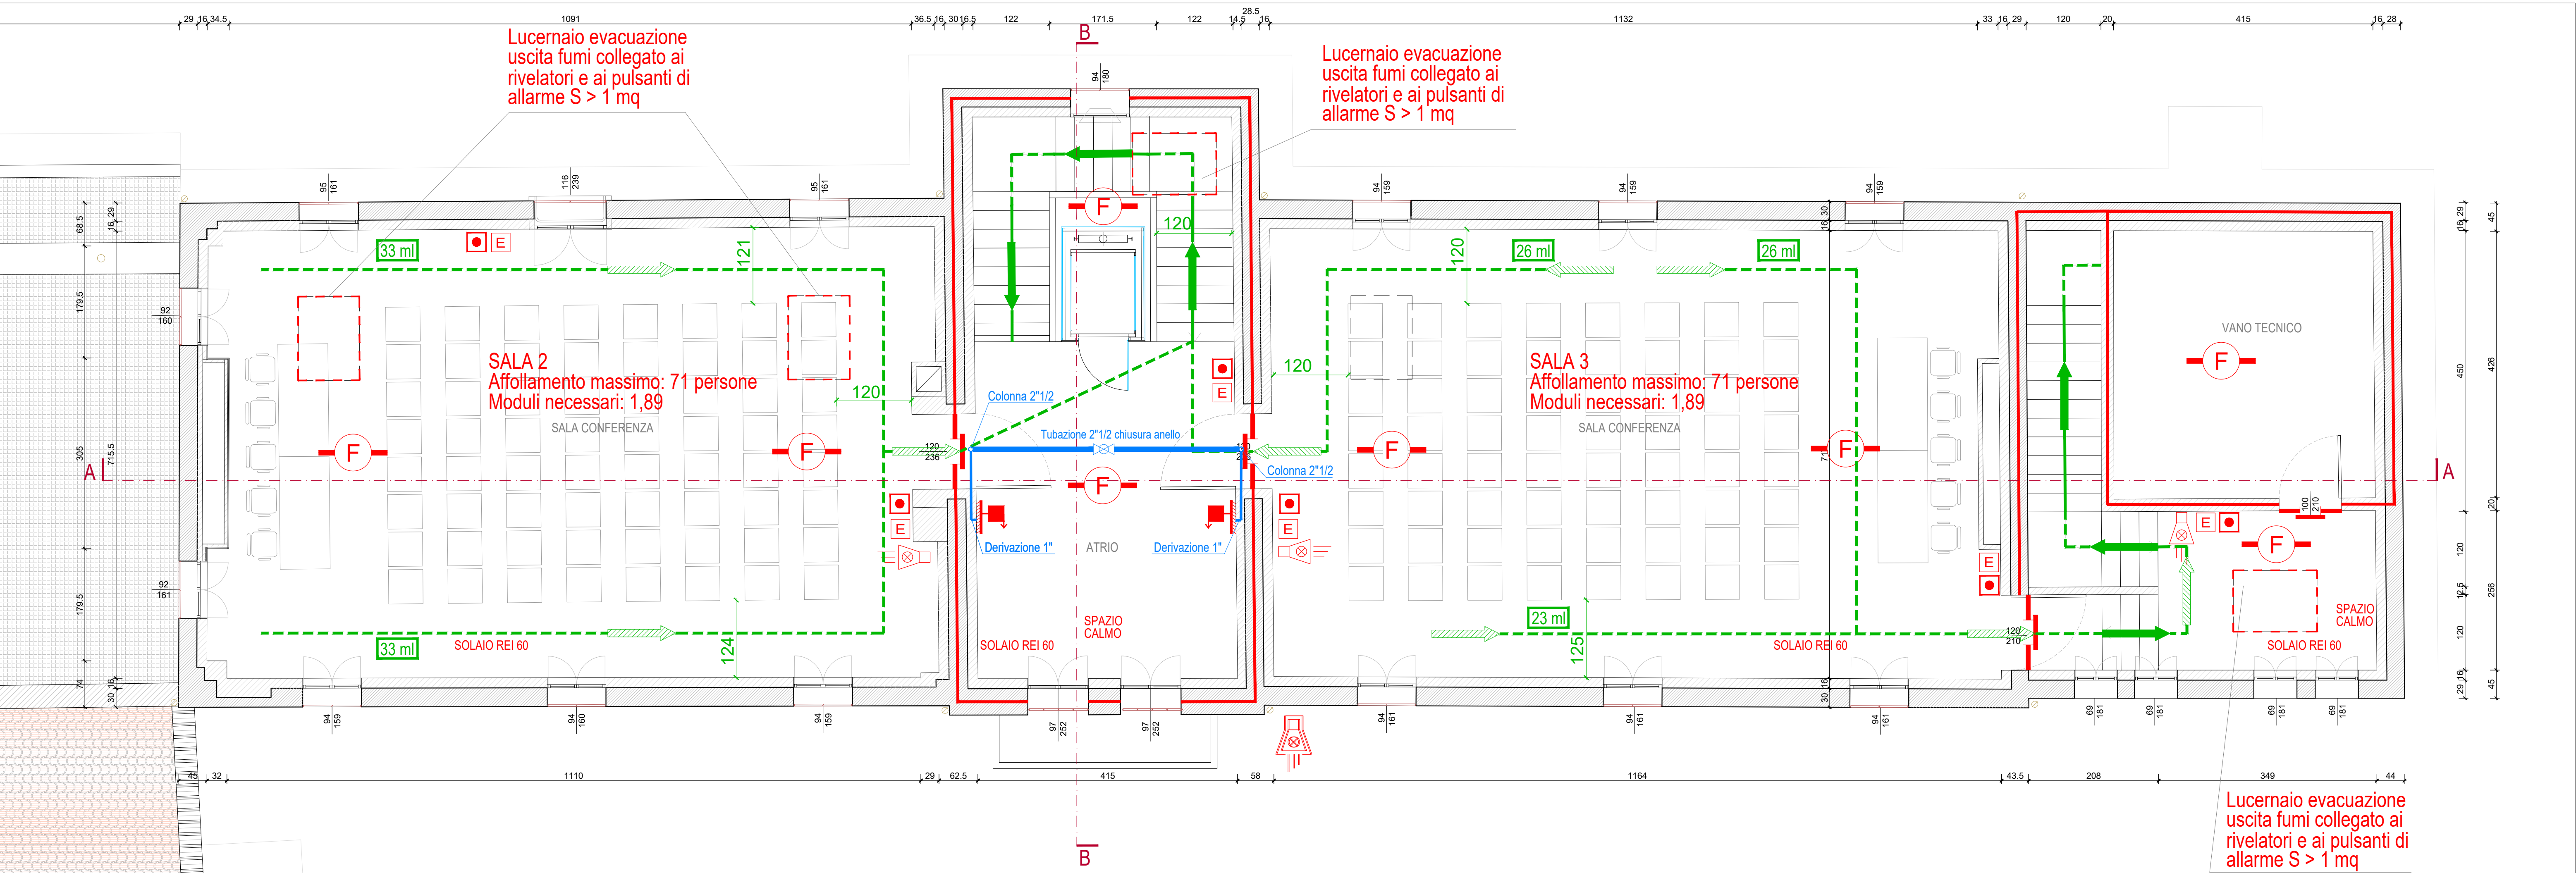

PIANTA PIANO PRIMO - scala 1:50

COMUNE DI SANTA LUCIA DI PIAVE

Comune di Santa Lucia di Piave Provincia di Treviso Regione Veneto

RESTAURO, MIGLIORAMENTO SISMICO ED EFFICIENTAMENTO ENERGETICO DELLA BARCHESSA DI PALAZZO ANCILOTTO

studio di fattibilità
progetto architettonico
progetto strutturale

preliminare
preliminare
definitivo
definitivo
esecutivo
esecutivo

PI03

PREVENZIONE INCENDI:
Pianta piano terra
Pianta piano primo

1:50

1:50

aggiornamento
cod_ 1899_VVF_Barchessa.dwg

02.03.2020

Responsabile unico del Procedimento
dott.ssa Anna Rita Speranza

progettisti
arch. Susanna Maset

ing. Fiorenzo Carniel

Il presente disegno è di nostra proprietà e non può essere riprodotto né consegnato a terzi senza nostra autorizzazione.