



LEGENDA	
	STRUTTURE E PARETI REI/EI 60
	PORTA TAGLIAFUOCO REI 60
	ESTINTORE PORTATILE (tipo 34A 233B C e CO2)
	PERCORSO D'ESODO ORIZZONTALE
	PERCORSO D'ESODO VERSO IL BASSO
	USCITA DI EMERGENZA ORIZZONTALE
	USCITA DI EMERGENZA VERSO IL BASSO
	TUBAZIONE RETE IDRICA ANTINCENDIO P.EAD PN 16
	TUBAZIONE RETE IDRICA ANTINCENDIO IN ACCIAIO
	VALVOLA DI intercettazione
	IDRANTE ANTINCENDIO UNI 25 SU NASPO
	IDRANTE SOPRASSUOLO A COLONNA TIPO UNI 70
	CASSETTA ANTINCENDIO PER IDRANTE UNI 70 CON MANICHETTA FLESSIBILE E LANCIA
	ATTACCO DI MANDATA V.V.F.
	PULSANTE DI ALLARME INCENDIO
	PANNELLO OTTICO-ACUSTICO AUTOALIMENTATO DA INTERNO PER ALLARME INCENDIO
	SIRENA OTTICO-ACUSTICA AUTOALIMENTATA DA ESTERNO PER ALLARME INCENDIO
	RIVELATORI PUNTIFORMI DI FUMO
	RIVELATORI PUNTIFORMI DI FUMO CONTROSOFFITTO
	RIVELATORI DI CALORE
	PULSANTE DI SGANCIO CORRENTE
	QUADRO ELETTRICO
	CENTRALINA DI COMANDO
	SERRANDA TAGLIAFUOCO
	PUNTO DI RACCOLTA
	CASSETTA PRONTO SOCCORSO

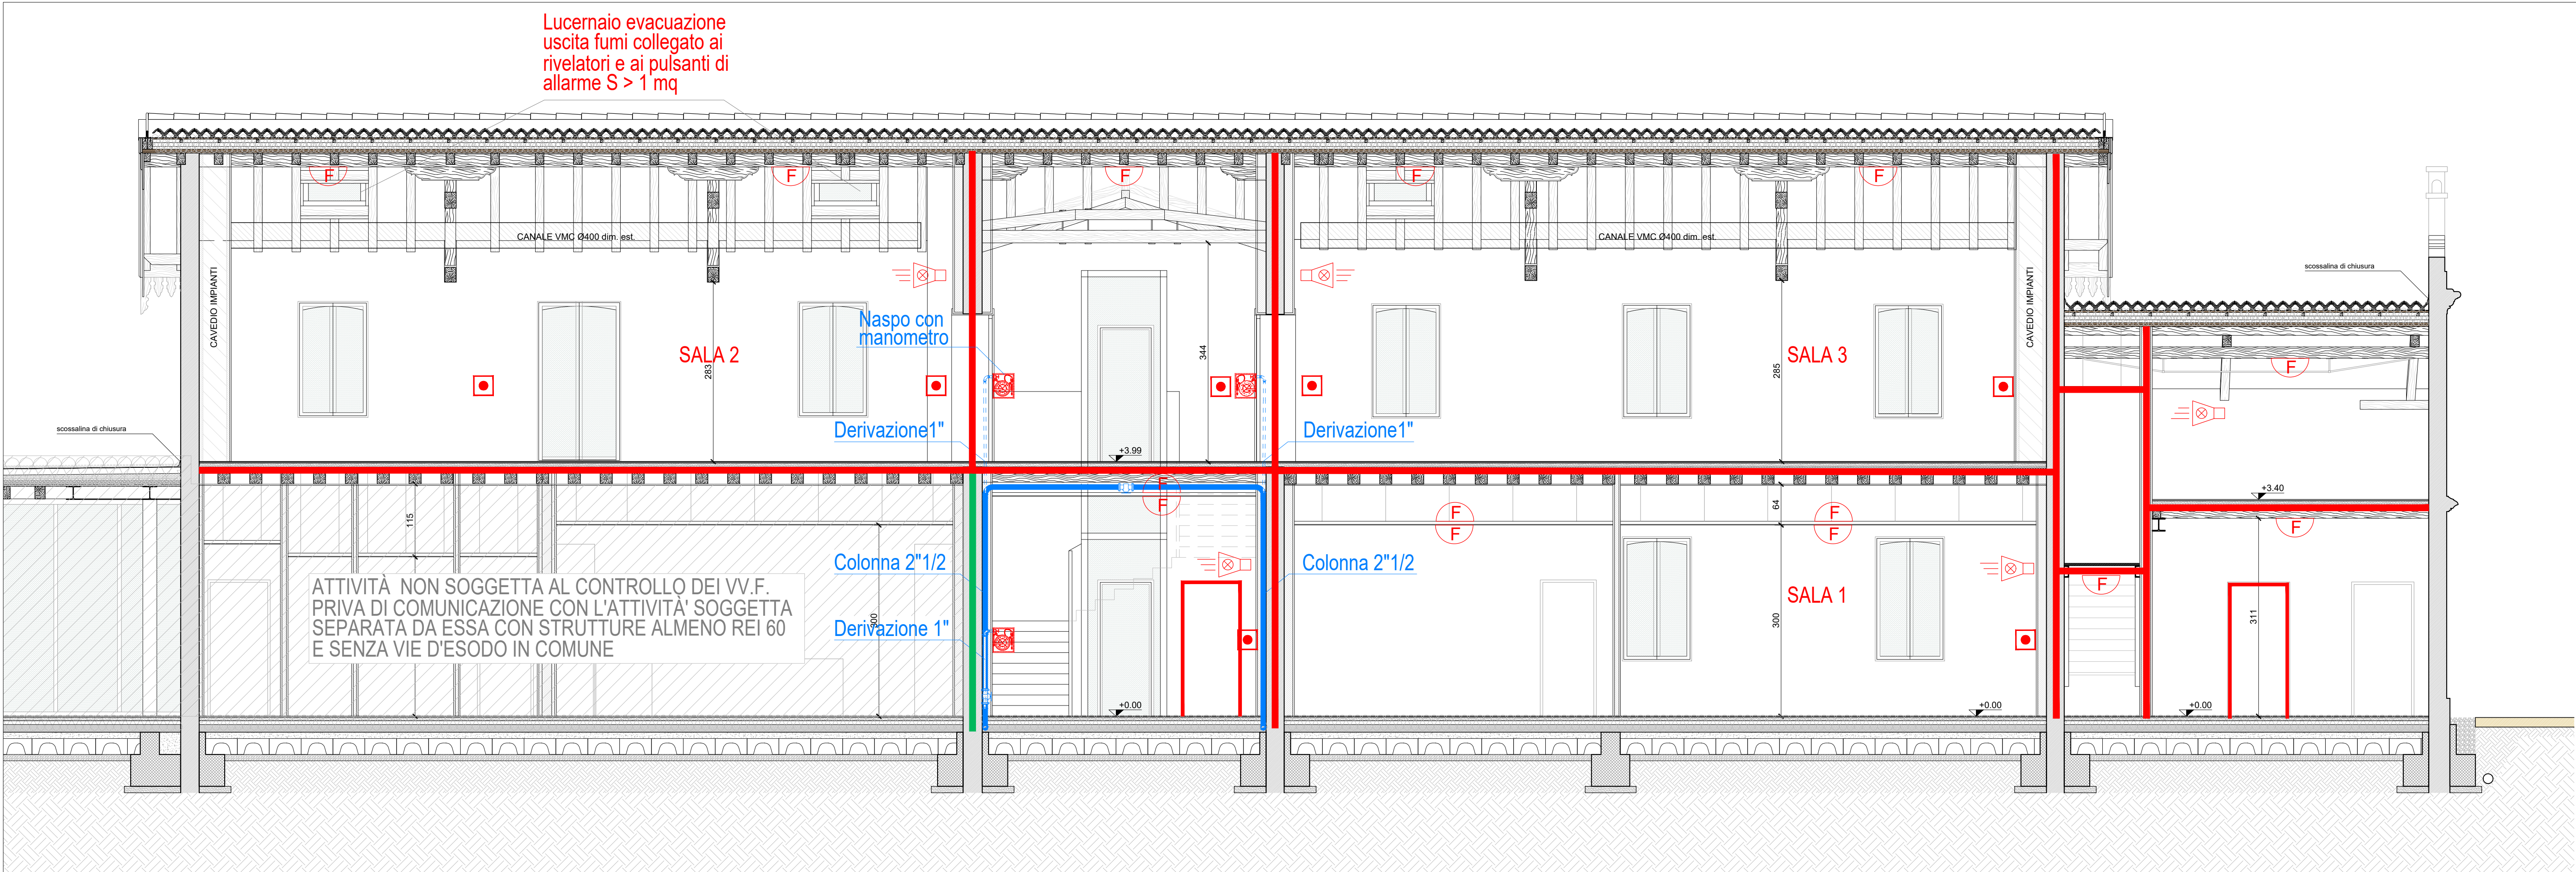

SEZIONE A-A - scala 1:50

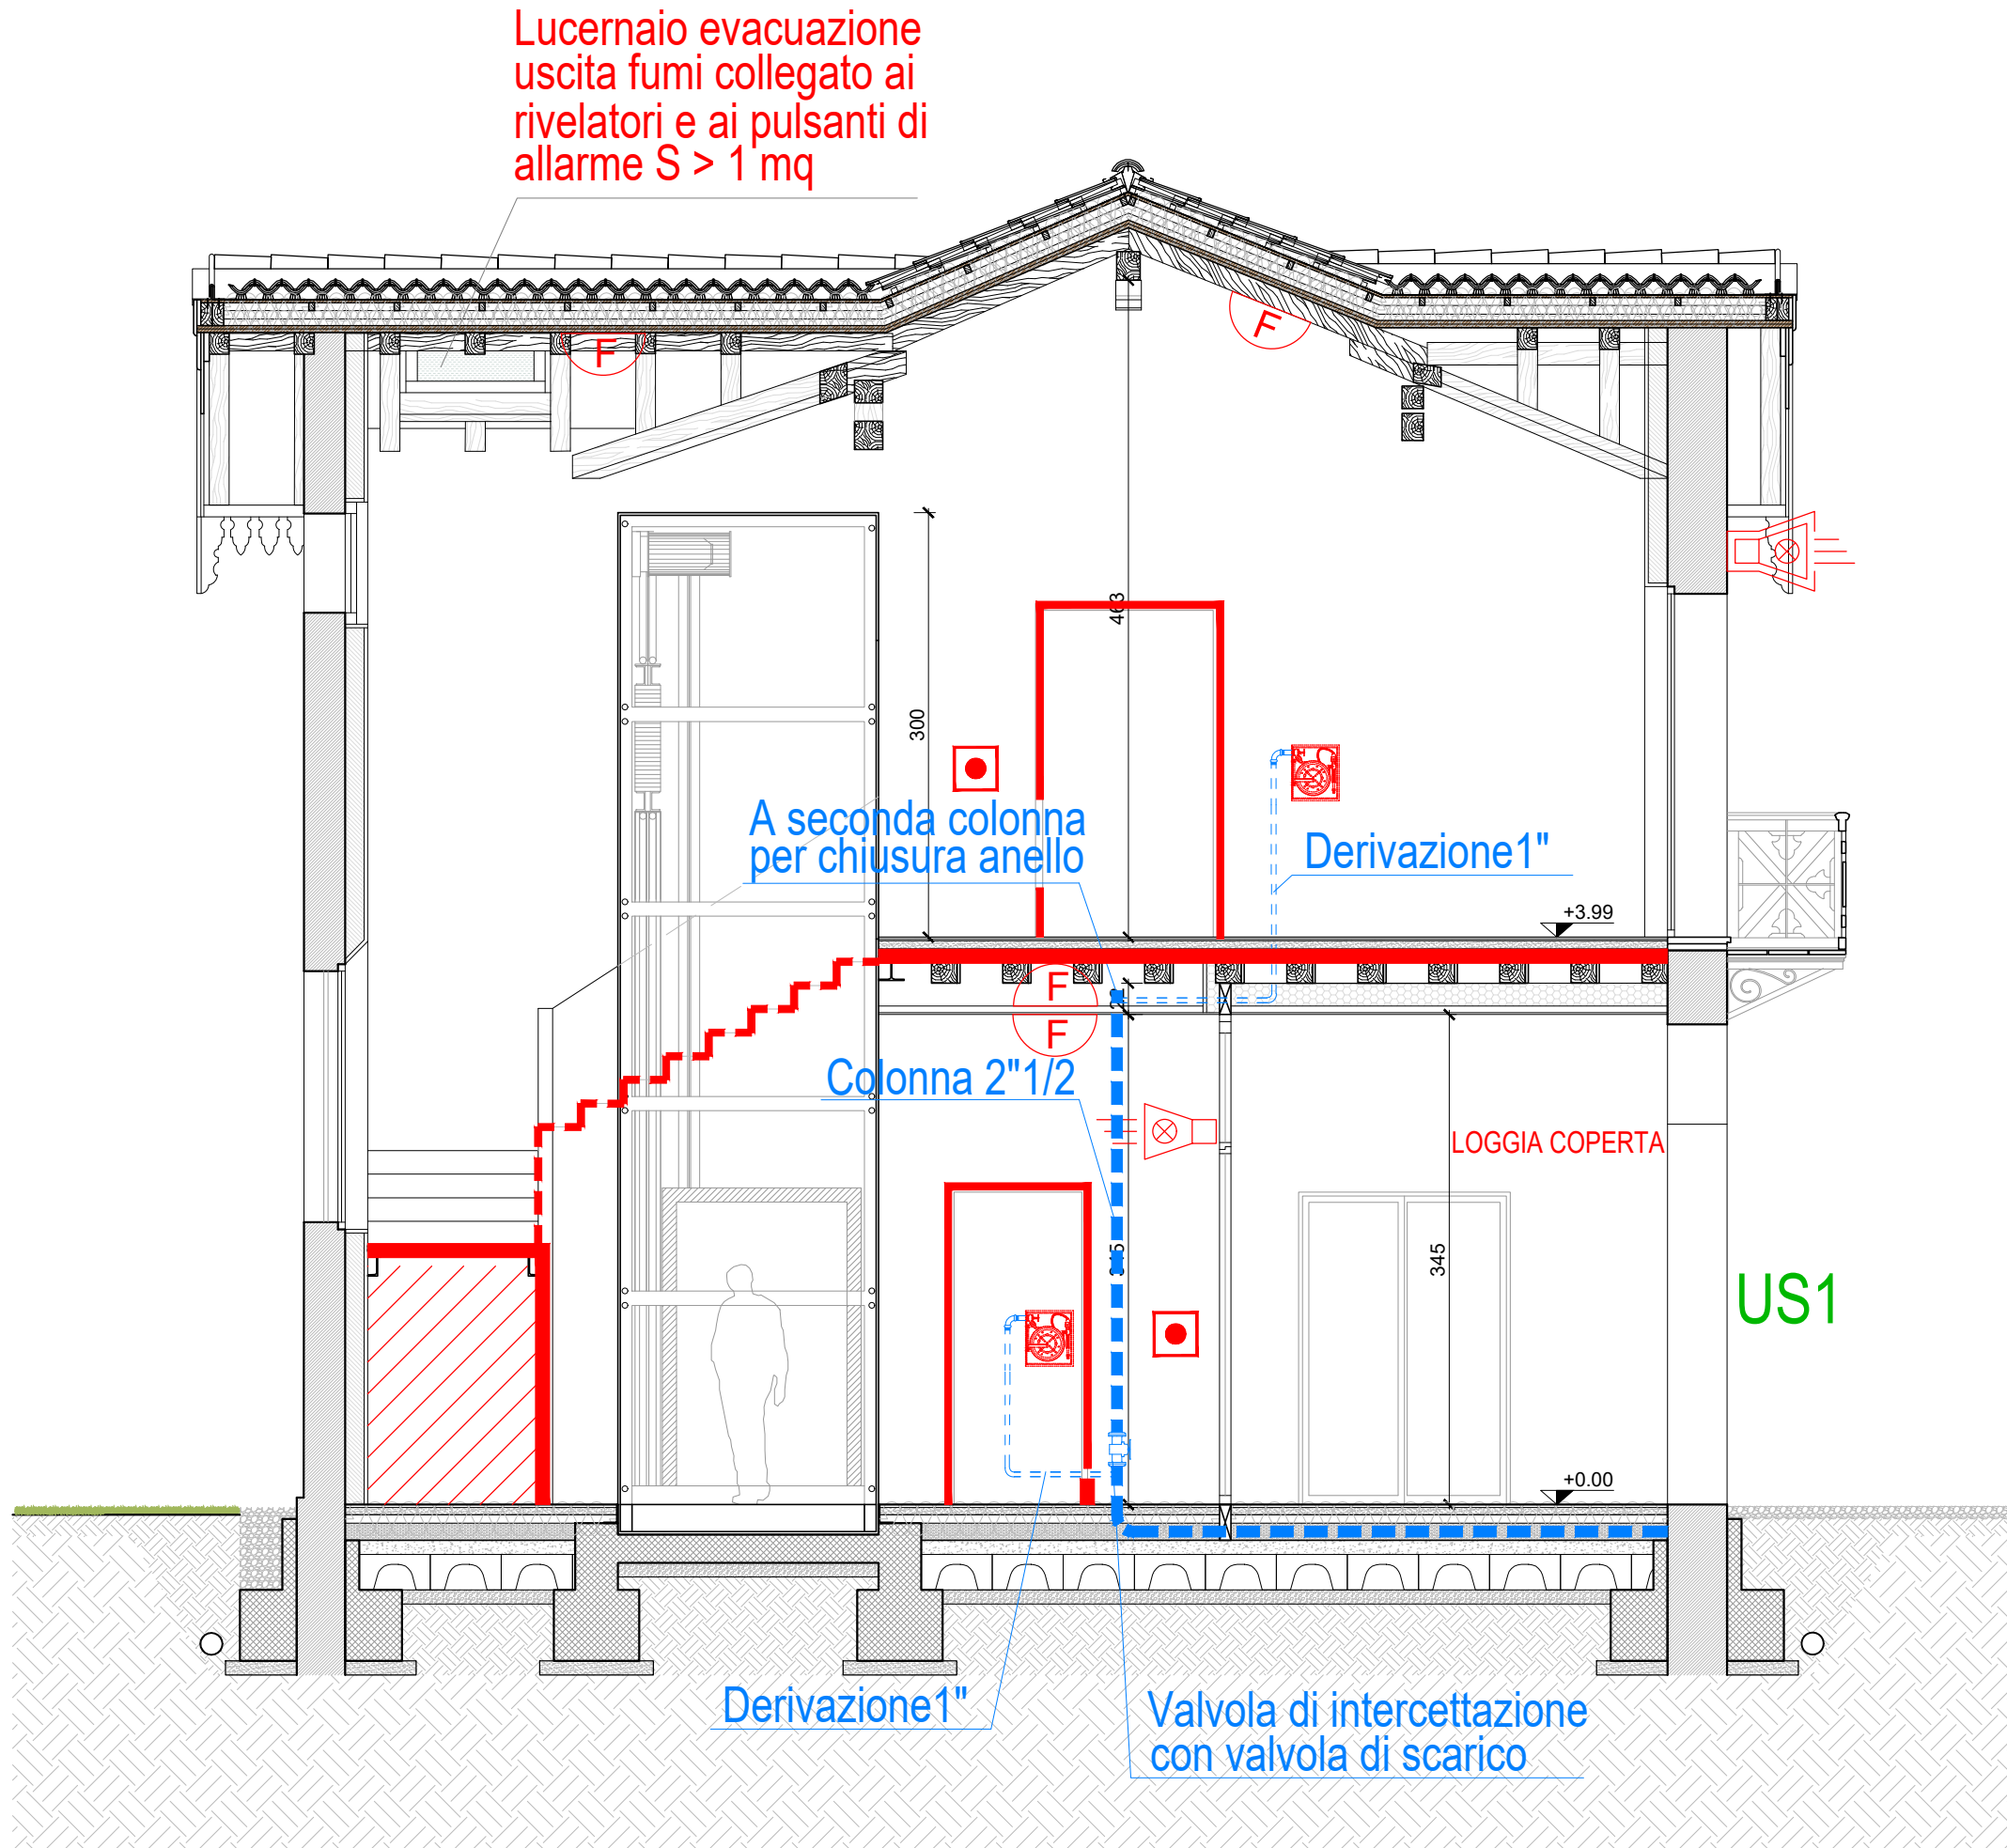

SEZIONE B-B - scala 1:50

COMUNE DI
SANTA LUCIA DI PIAVE

Comune di Santa Lucia di Piave Provincia di Treviso Regione Veneto

RESTAURO, MIGLIORAMENTO SISMICO
ED EFFICIENTAMENTO ENERGETICO
DELLA BARCHESSA DI PALAZZO ANCILOTTO

studio di fattibilità
progetto architettonico
progetto strutturale

preliminare
preliminare

definitivo
definitivo

esecutivo
esecutivo

PI05

PREVENZIONE INCENDI
Sezione A-A; Sezione B-B
Prospetto Ovest; Prospetto Sud

1:50
1:50

aggiornamento
cod_1899_VVF_Barchessa.dwg

02.03.2020

Responsabile unico del Procedimento
dott.ssa Anna Rita Speranza

progettisti
arch. Susanna Maset

ing. Fiorenzo Camiel

Corrado Camiel ingegnere
via Trento, 20 - 31040 San Giovanni Lupatoto (PD) - tel. 049/720300
049/720288 - fax 049/475045 www.camiel.it

Il presente disegno è di nostra proprietà e non può essere riprodotto né concesso a terzi senza la nostra autorizzazione.

PROSPETTO OVEST - scala 1:50

PROSPETTO SUD - scala 1:50