


LEGENDA	
	TUBAZIONE RETE IDRICA ANTINCENDIO PEAD PN 16
	TUBAZIONE RETE IDRICA ANTINCENDIO IN ACCIAIO
	VALVOLA DI INTERCETTAZIONE
	IDRANTE ANTINCENDIO UNI 25 SU NASPO
	IDRANTE SOPRASSUOLO A COLONNA TIPO UNI 70
	CASSETTA ANTINCENDIO PER IDRANTE UNI 70 CON MANICHETTA FLESSIBILE E LANCIA
	ATTACCO DI MANDATA VV.F.
	POZZETTO 800x800

SCAVO E POSA IN OPERA TUBAZIONE

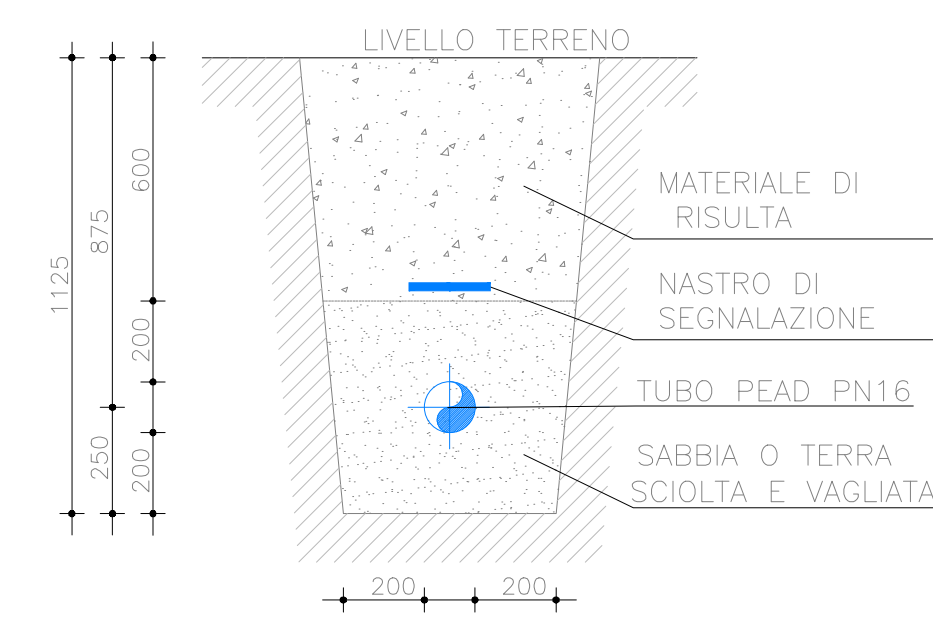

UNA VOLTA EFFETTUATO LO SCAVO SECONDO LE MODALITA' DI PROGETTO E NEL RISPETTO DELLE QUOTE, E' BUONA NORMA LIVELLARE IL FONDO DELLA TRINCEA CON SABBIA. UNA VOLTA POSATO IL TUBO RINFIANCARLO SEMPRE CON MATERIALI OTTIMAMENTE COSTIPABILI. SOPRA LO STRATO SUPERIORE DI SABBIA, PUO' ESSERE UTILIZZATO MATERIALE FINE PROVENIENTE DALLO SCAVO, IN STRATI COSTIPATI DI CIRCA 30 cm DI ALTEZZA. PER ULTERIORE RIEMPIMENTO SI PUO' USARE IL MATERIALE DI RECUPERO, SEMPRE CHE SIA OTTIMAMENTE COSTIPABILE, SI ESCLUDONO QUINDI MATERIALI SATURI D'ACQUA. IL RIEMPIMENTO DEVE ESSERE EFFETTUATO PROCEDENDO SECONDO UN UNICO VERSO. E' SE POSSIBILE DURANTE LE ORE FRESCHE DELLA GIORNATA.

COMUNE DI
SANTA LUCIA DI PIAVE

Comune di Santa Lucia di Piave Provincia di Treviso Regione Veneto

RESTAURO, MIGLIORAMENTO SISMICO
ED EFFICIENTAMENTO ENERGETICO
DELLA BARCHESSA DI PALAZZO ANCILOTTO

studio di fattibilità
progetto architettonico
progetto strutturale

preliminare
preliminare
preliminare

definitivo
definitivo
definitivo

esecutivo
esecutivo
esecutivo

PI06 PREVENZIONE INCENDI:
Planimetria rete idrica antincendio
Dettagli piante e sezioni

1:100
1:50

aggiornamento
cod_1899_VVF_Barchessa.dwg

02.03.2020

Responsabile unico del Procedimento
dott.ssa Anna Rita Speranza

ing. Susanna Maset

ing. Fiorenzo Carniel

progettisti

Il presente disegno è di nostra proprietà e non può essere riprodotto né concesso a terzi senza la nostra autorizzazione.

www.qmarchitect.com

PLANIMETRIA RETE IDRICA ANTINCENDIO - scala 1:100

PIANTA PIANO TERRA (Dettaglio) - scala 1:50

PIANTA PIANO PRIMO (Dettaglio) - scala 1:50

SEZIONE A-A (Dettaglio) - scala 1:50

SEZIONE B-B (Dettaglio) - scala 1:50